



专业	照明
审核	
设计	
绘图	
检查	
校对	
审核	
设计	
绘图	
检查	
校对	

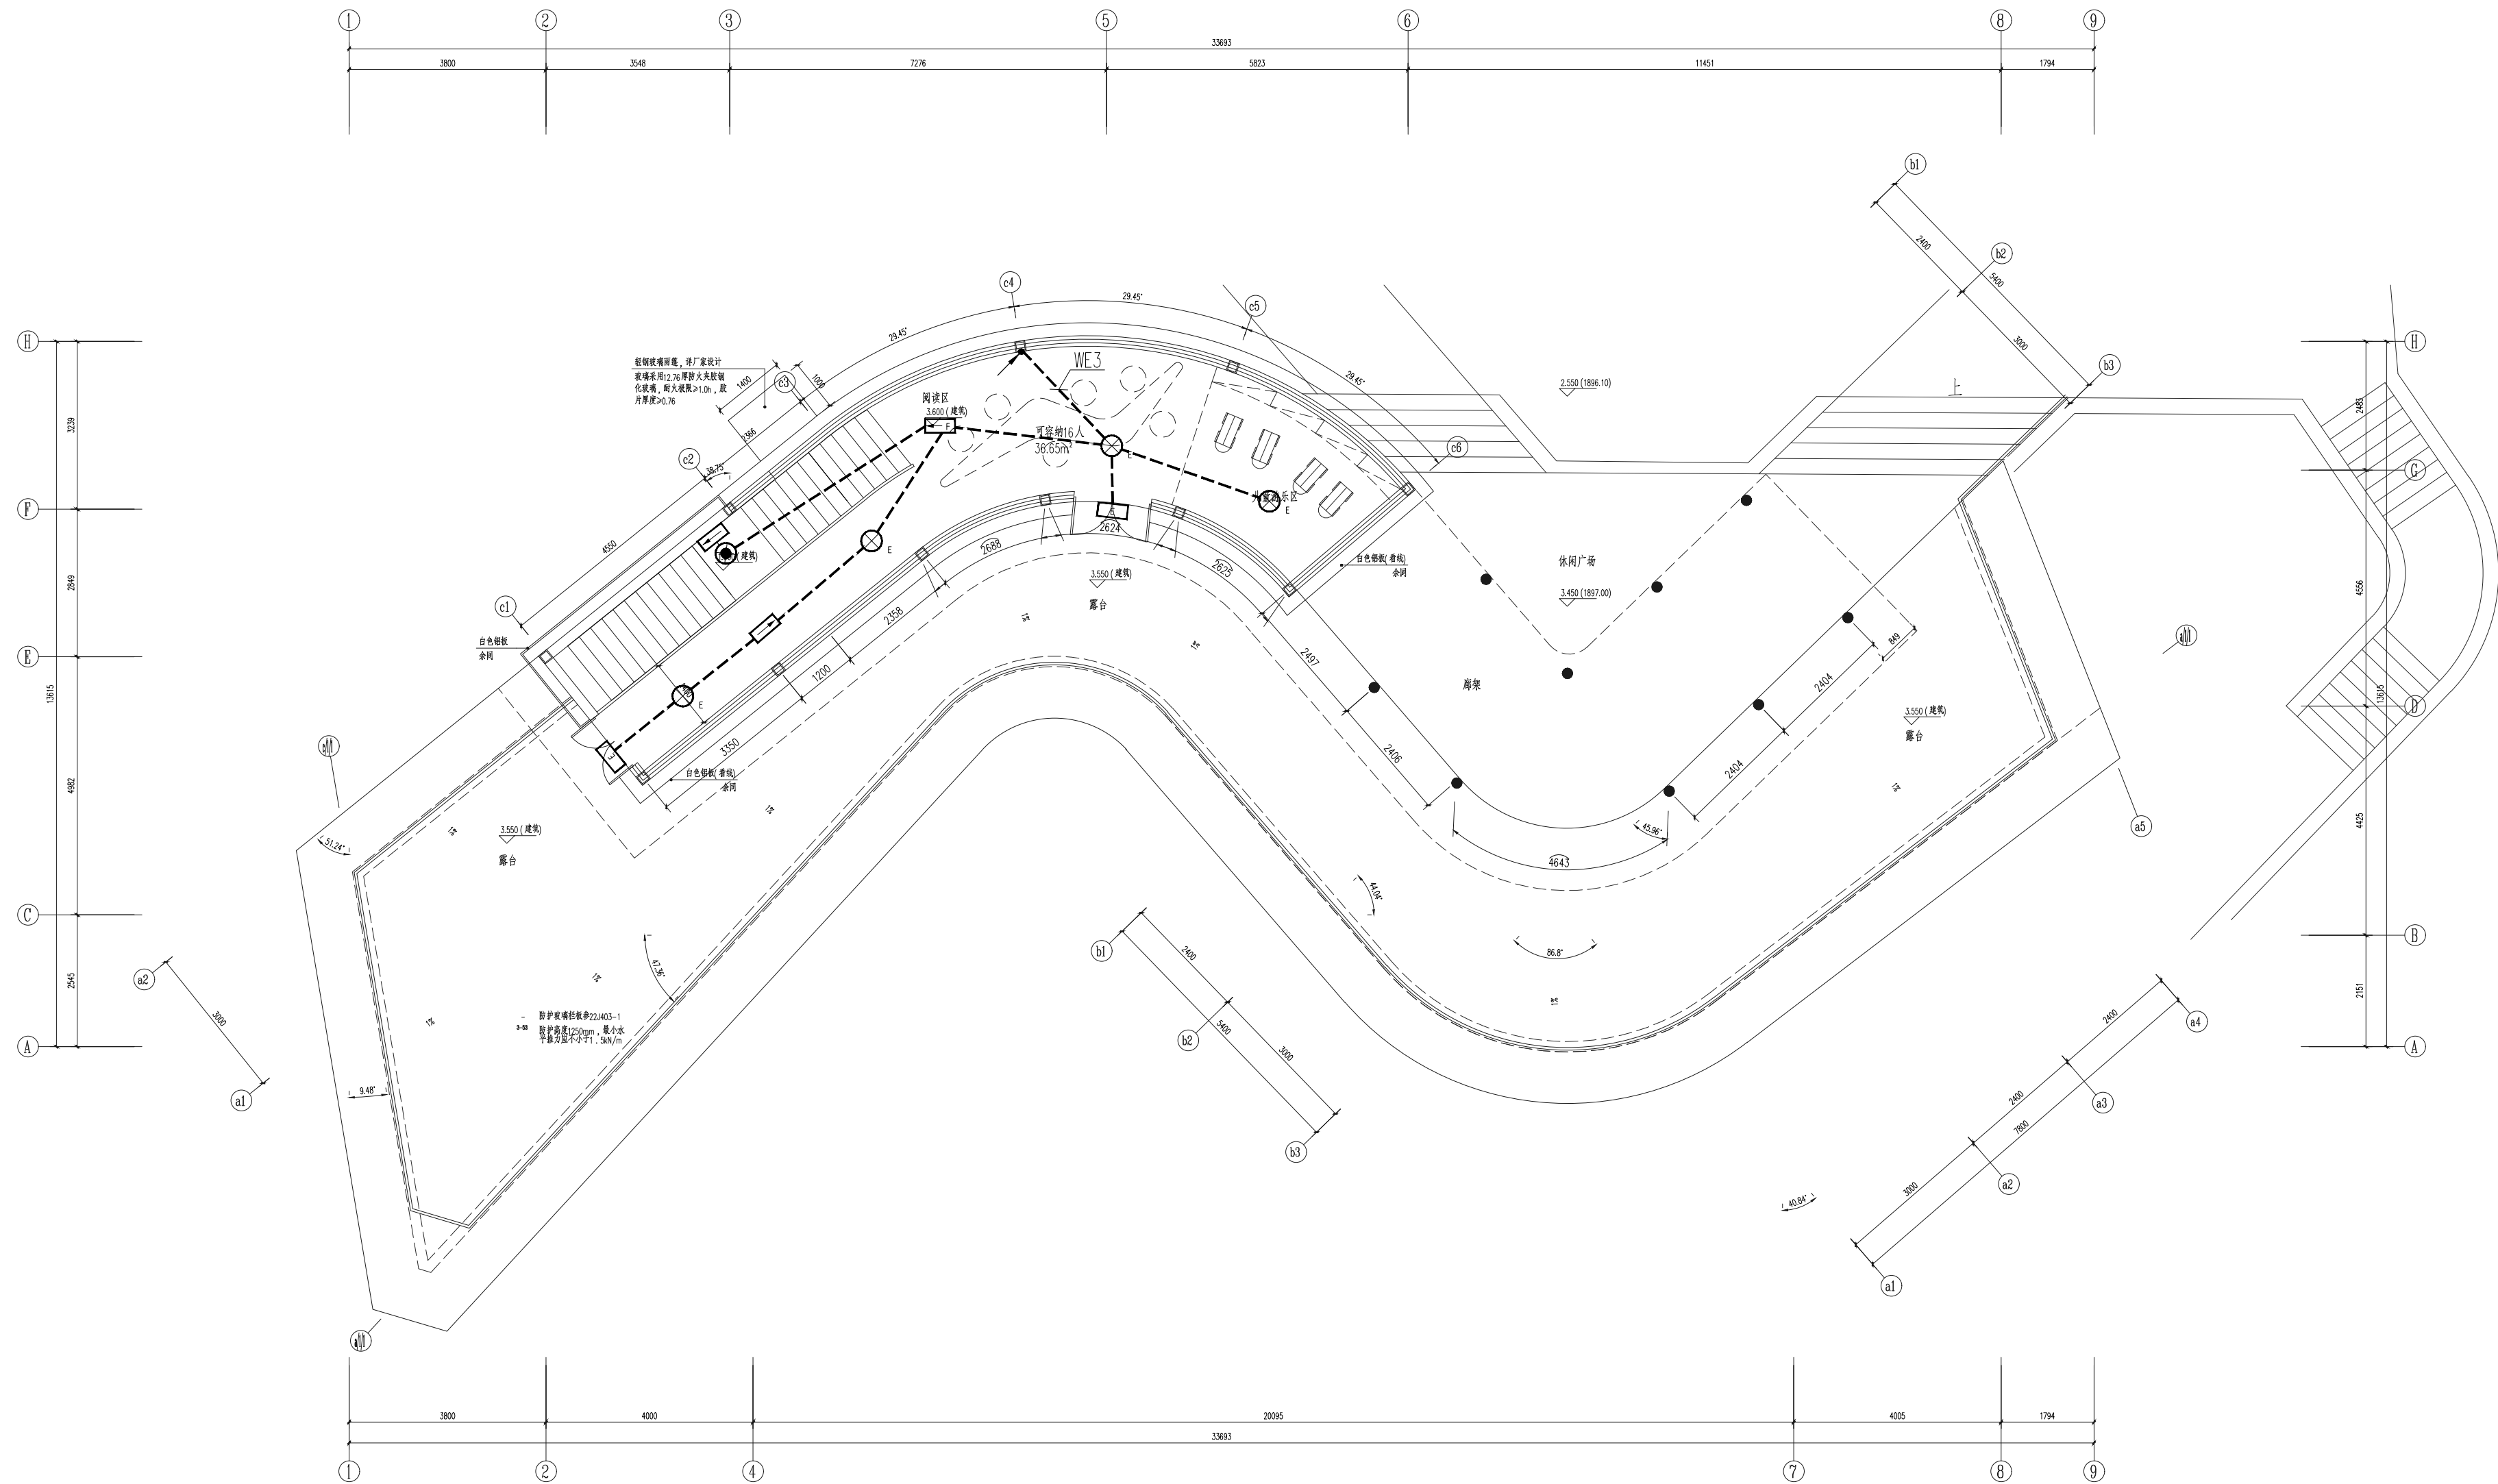

二层照明平面图

	中国市政工程华北设计研究总院有限公司 North China Municipal Engineering Design & Research Institute Co., Ltd.	项目负责人 Project Person in Charge	王亚会	审核 Review	杨安平	设计 Design	张超	工程名称 Project	曲靖市面店河市政改造提升工程	图名 Drawing Name	二层照明平面图	工号 Project No.	2025-S-862-001	日期 Date	2024年2月	阶段 Design Stage	施工图
		专业负责 Specialized Person in Charge	张超	校核 Check	张旭芝	绘图 Draw	张超	设计项目 Design Item	一期驿站	分号 Division No.	03	图号 Drawing No.	电施-10	版次 Version	A		