



专业	审核	
专业	审核	

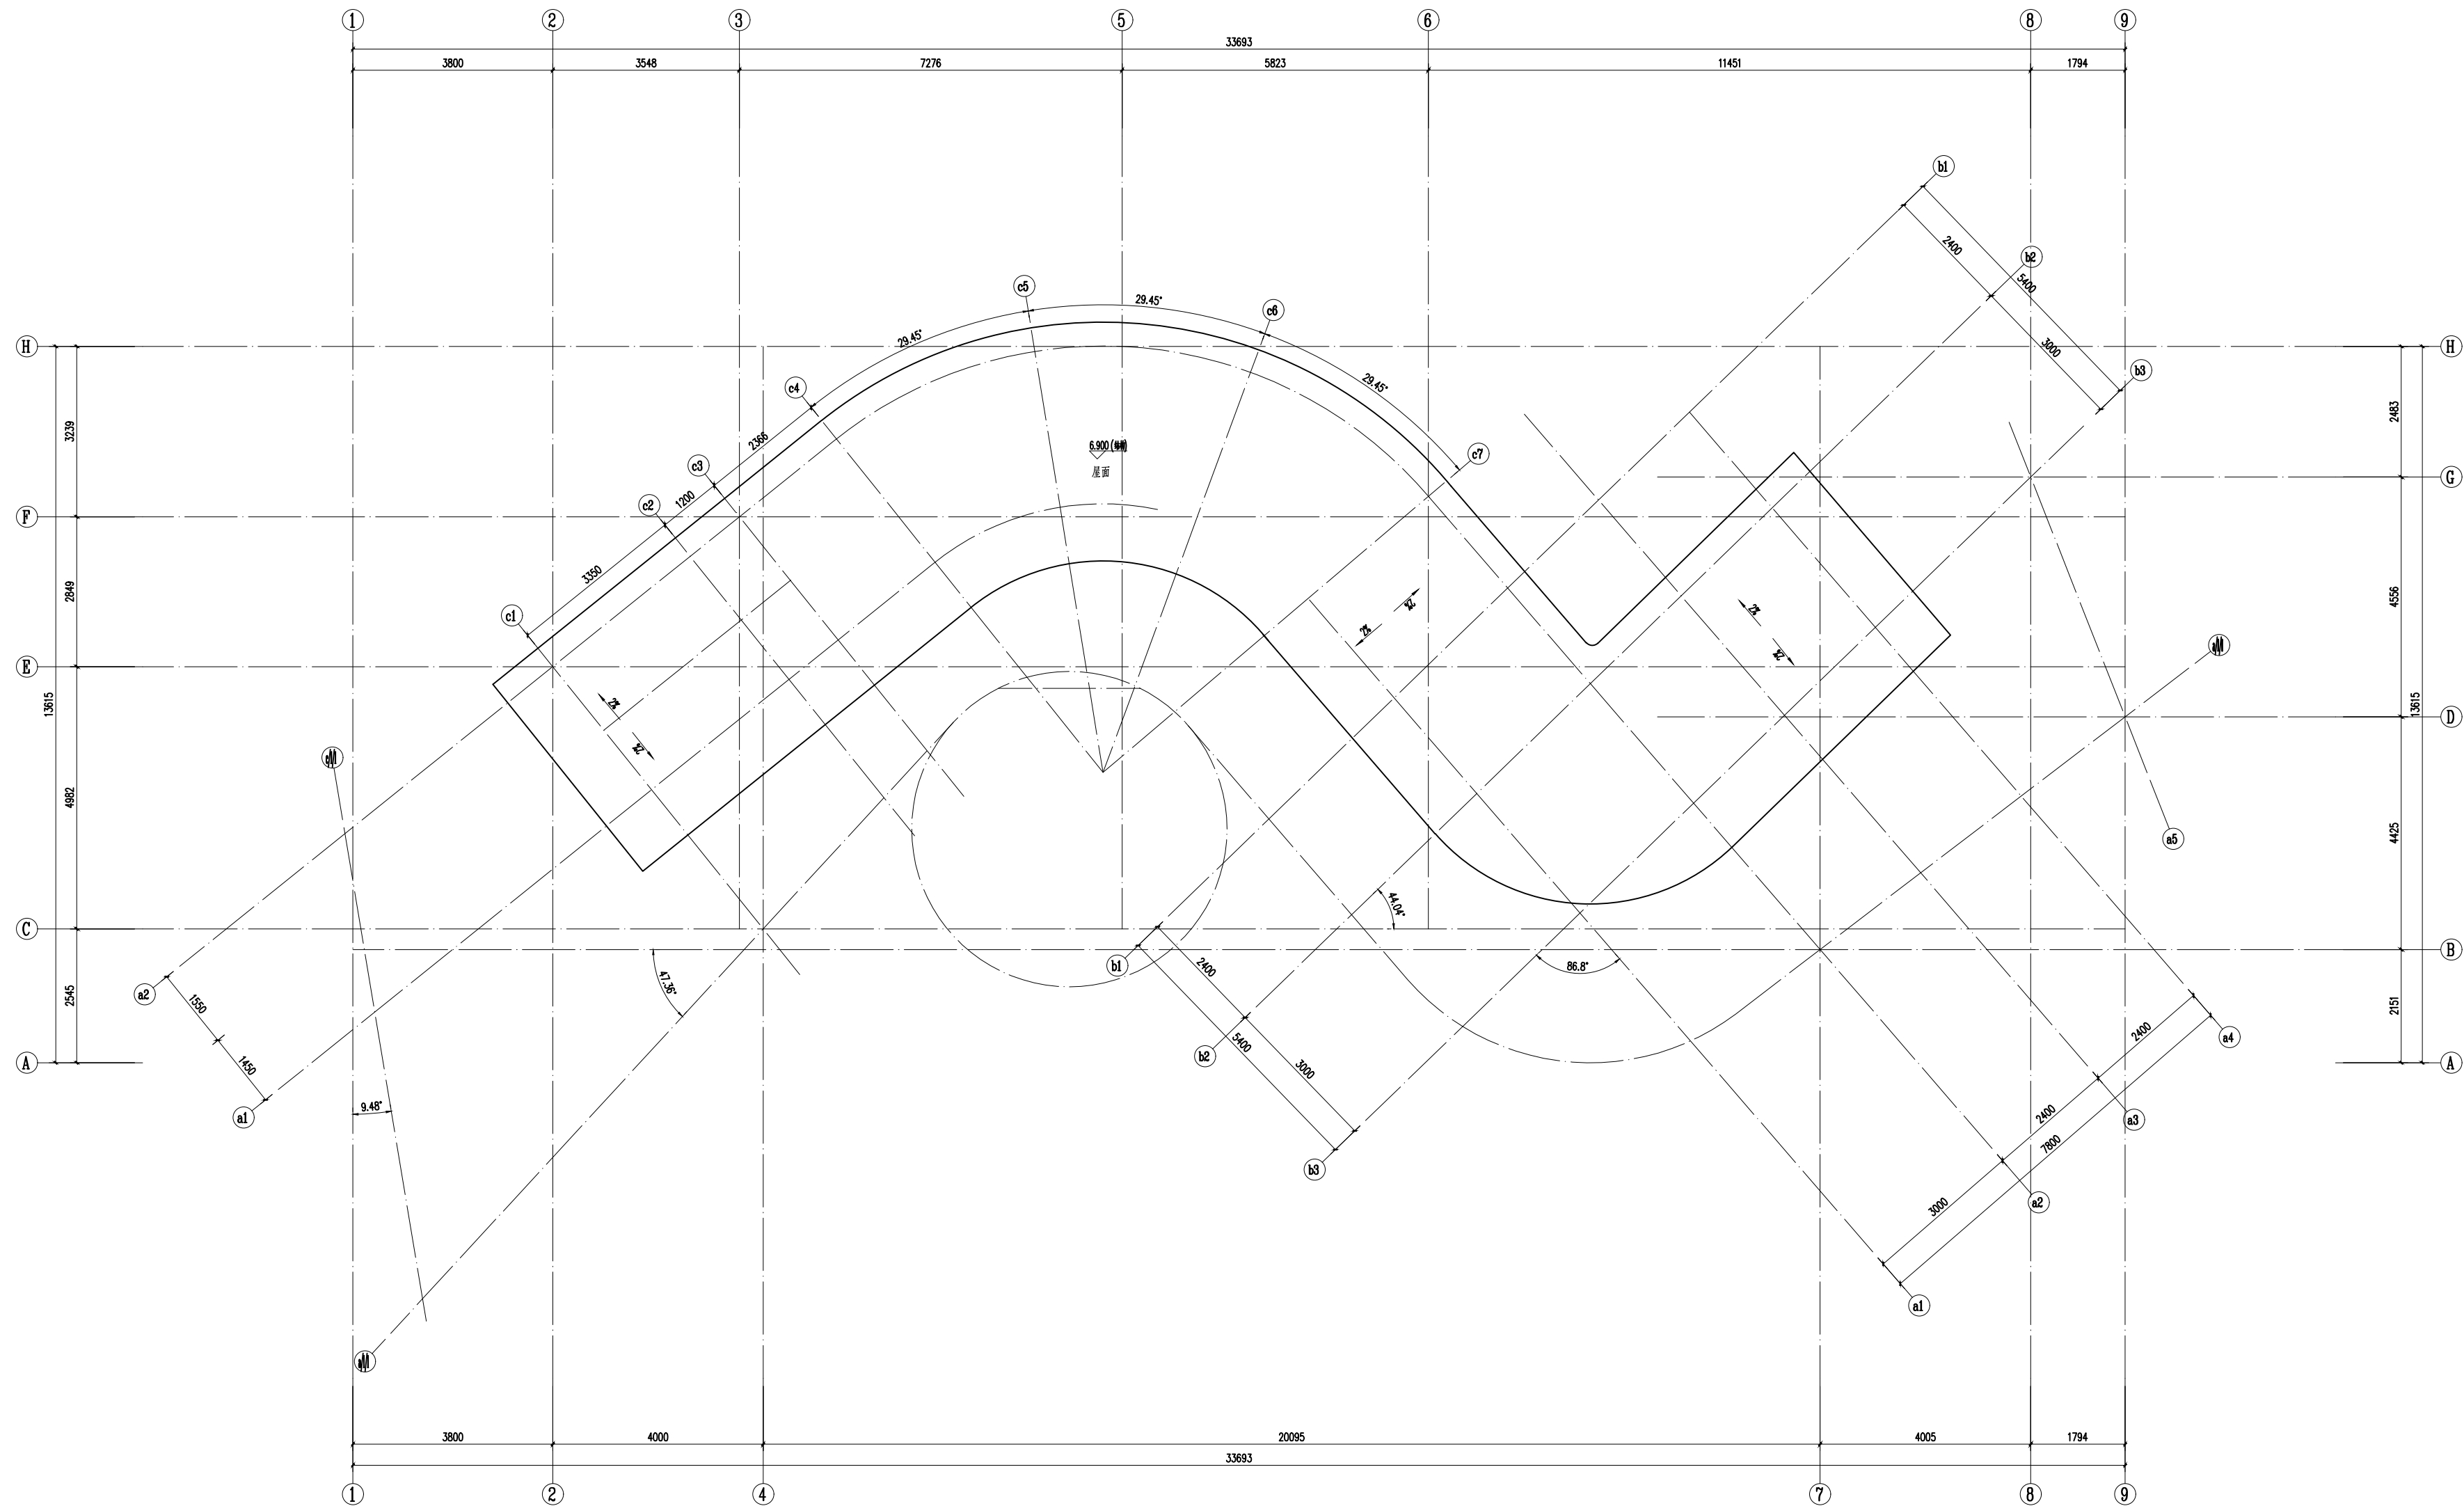

说明：屋面排水为两面坡自然排水。

屋顶层给排水及消防平面图 1:100

	中国市政工程华北设计研究总院有限公司 North China Municipal Engineering Design & Research Institute Co., Ltd.	项目负责人 Project Person in Charge	王亚会	审核 Review	梁浩	设计 Design	樊伟	工程名称 Project	曲靖市面店河市政改造提升工程	图名 Drawing Name	屋顶层给排水及消防平面图	工号 Project No.	2025-S-862-001	日期 Date	2024年2月	阶段 Design Stage	施工图
		专业负责 Specialized Person in Charge	梁浩	校核 Check	周晓雯	绘图 Draw	樊伟	设计项目 Design Item	一期驿站	分号 Division No.	03	图号 Drawing No.	水施-02	版次 Version	A		