


专业	英语	

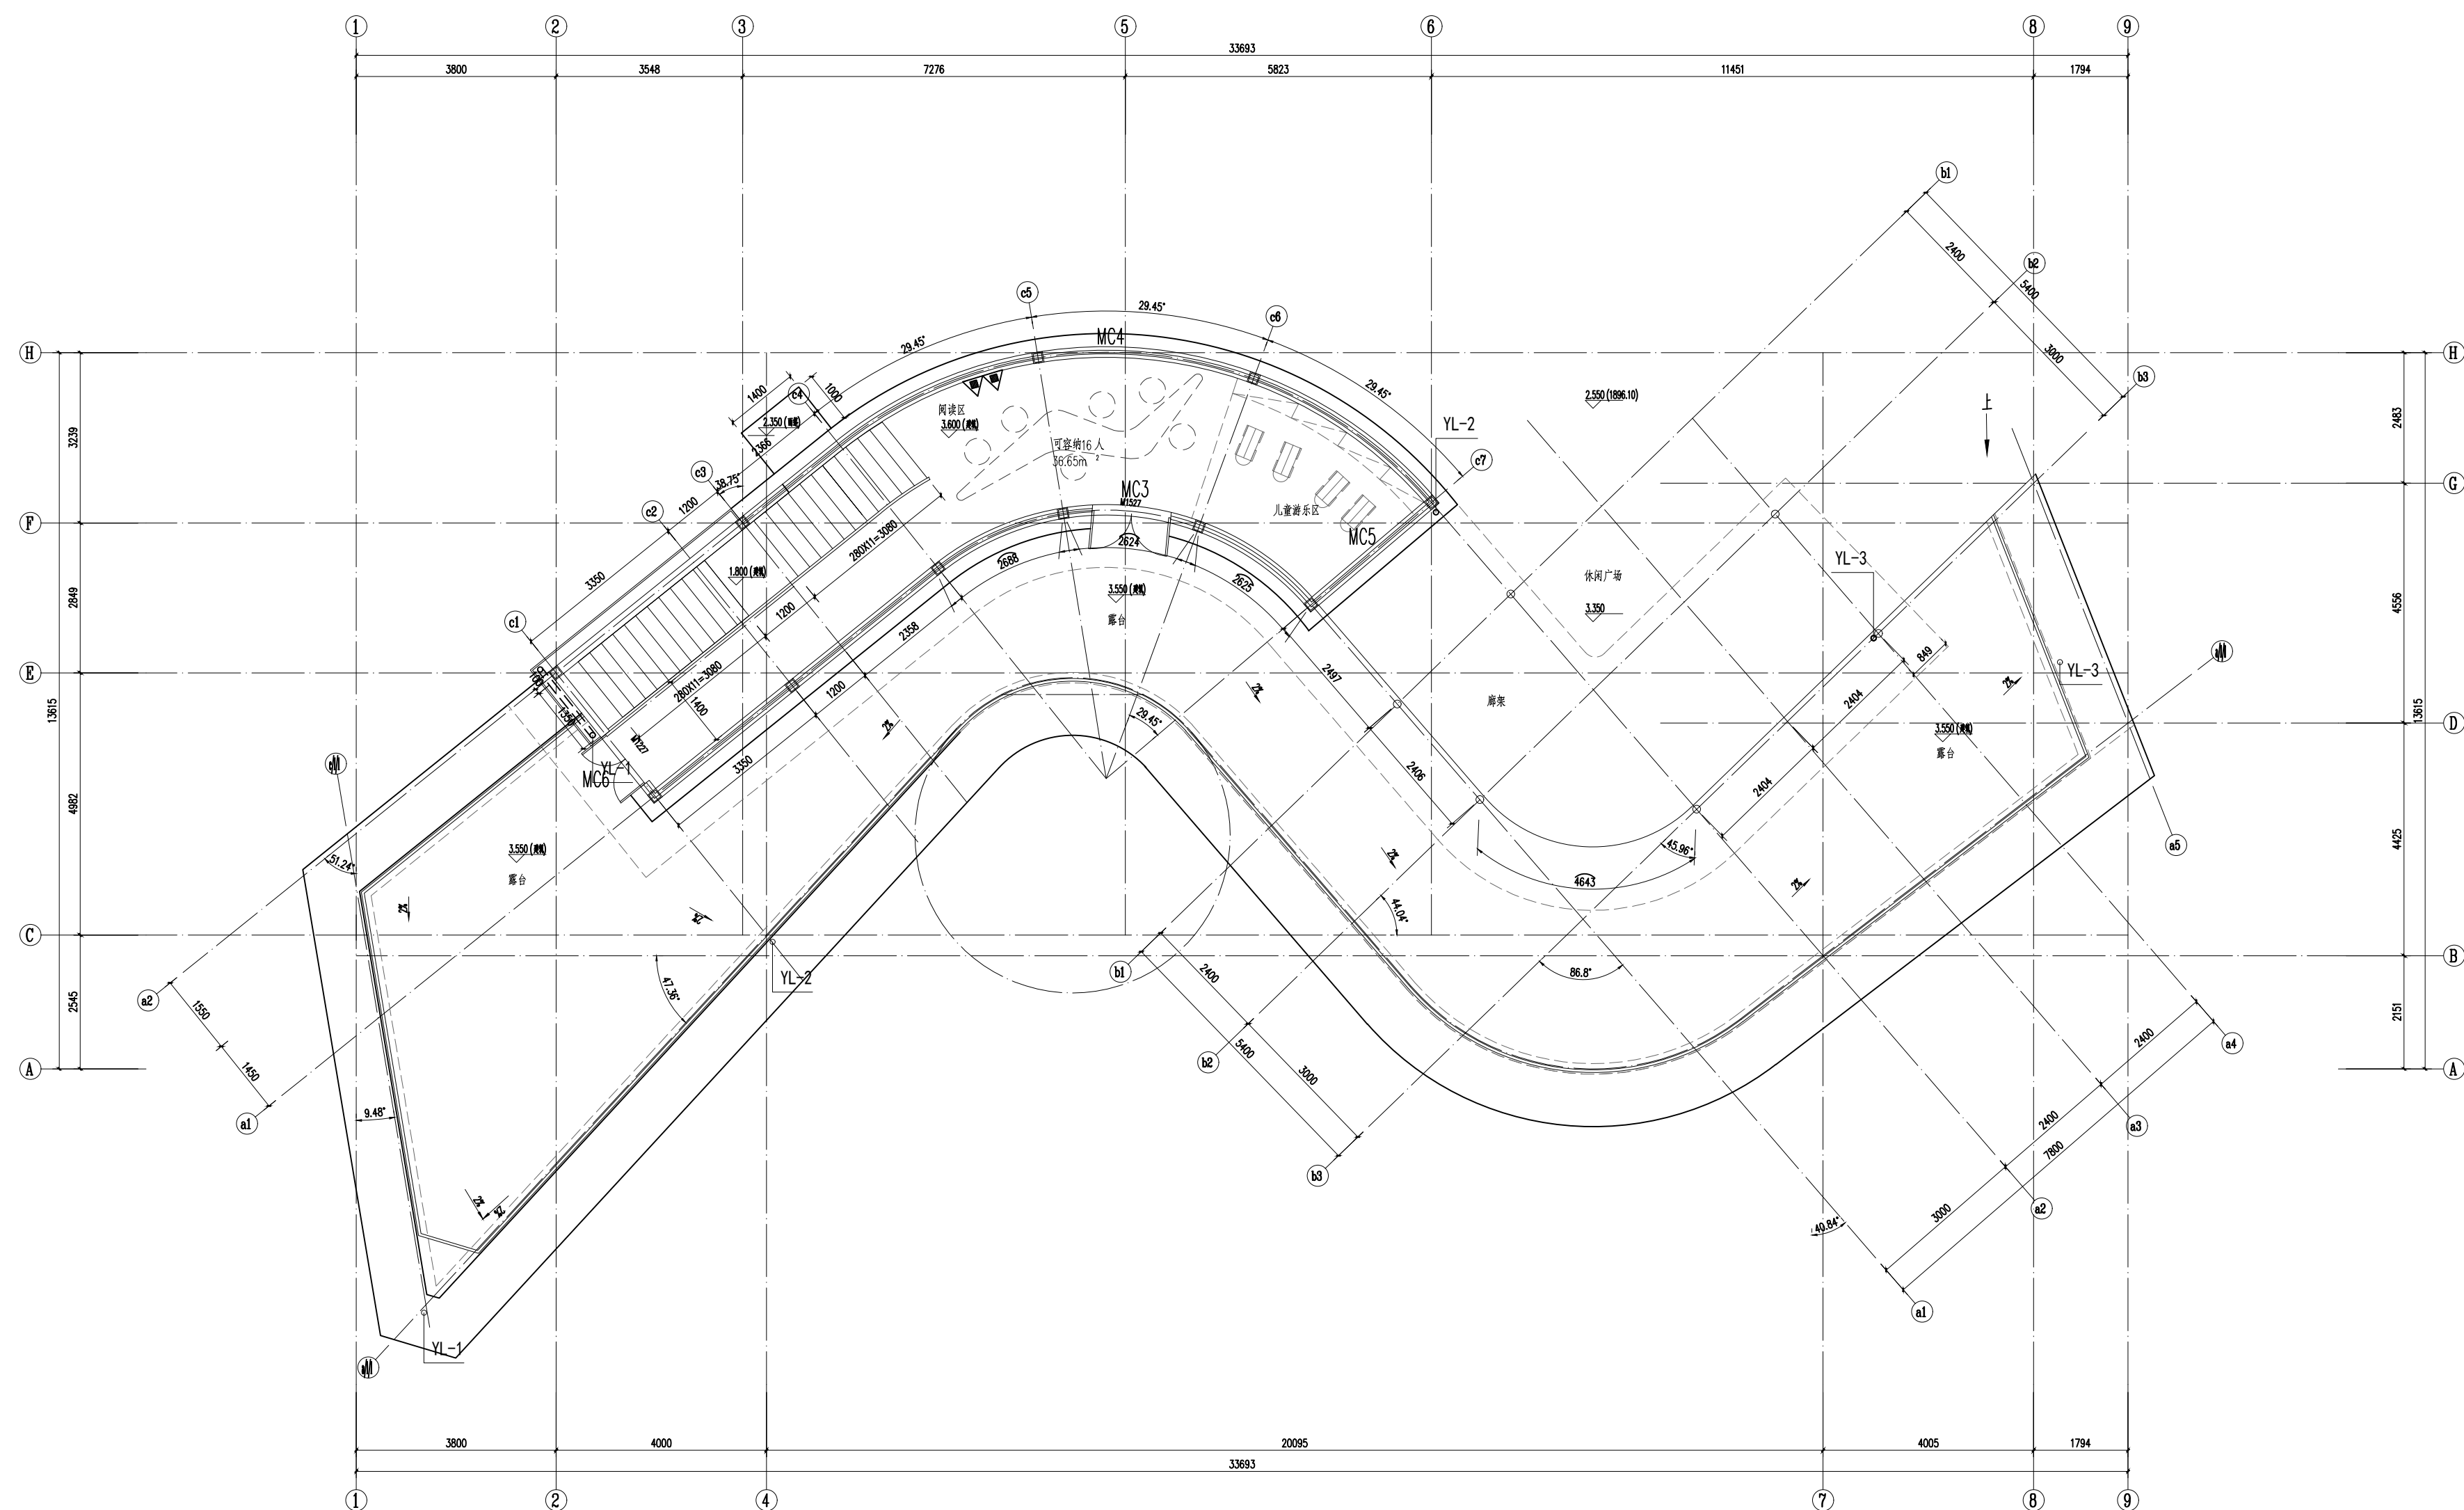

二层给排水及消防平面图 1:100



**中国市政工程华北设计研究总院有限公司**  
North China Municipal Engineering Design & Research Institute Co., Ltd.

项目负责人	Project Person in Charge
专业负责	Specialized Person in Charge

王亚会

---

梁浩

审核	Review
校核	Check

梁浩
周晓雯


设	Des
绘	Dr

计 sign	樊
图 BW	樊

王伟	
王伟	


工程名	Project
设计项	Design Item

称	
目	

曲靖市面

一期驿站

造提升工程

Dr	
Dr	

图 名	
Drawing Name	


二层给

排水及消防

平面图

工号	Project No.
分号	Division No.

2025-S-8
03

62-001	日
	 Dra

日期 Date	20
号 wing No.	7

2024年2月  
水施-03

阶 段	Design Stage
版 次	Version

施工图
A